


# RZUT I-PIĘTRA


 

SKALA 1:100

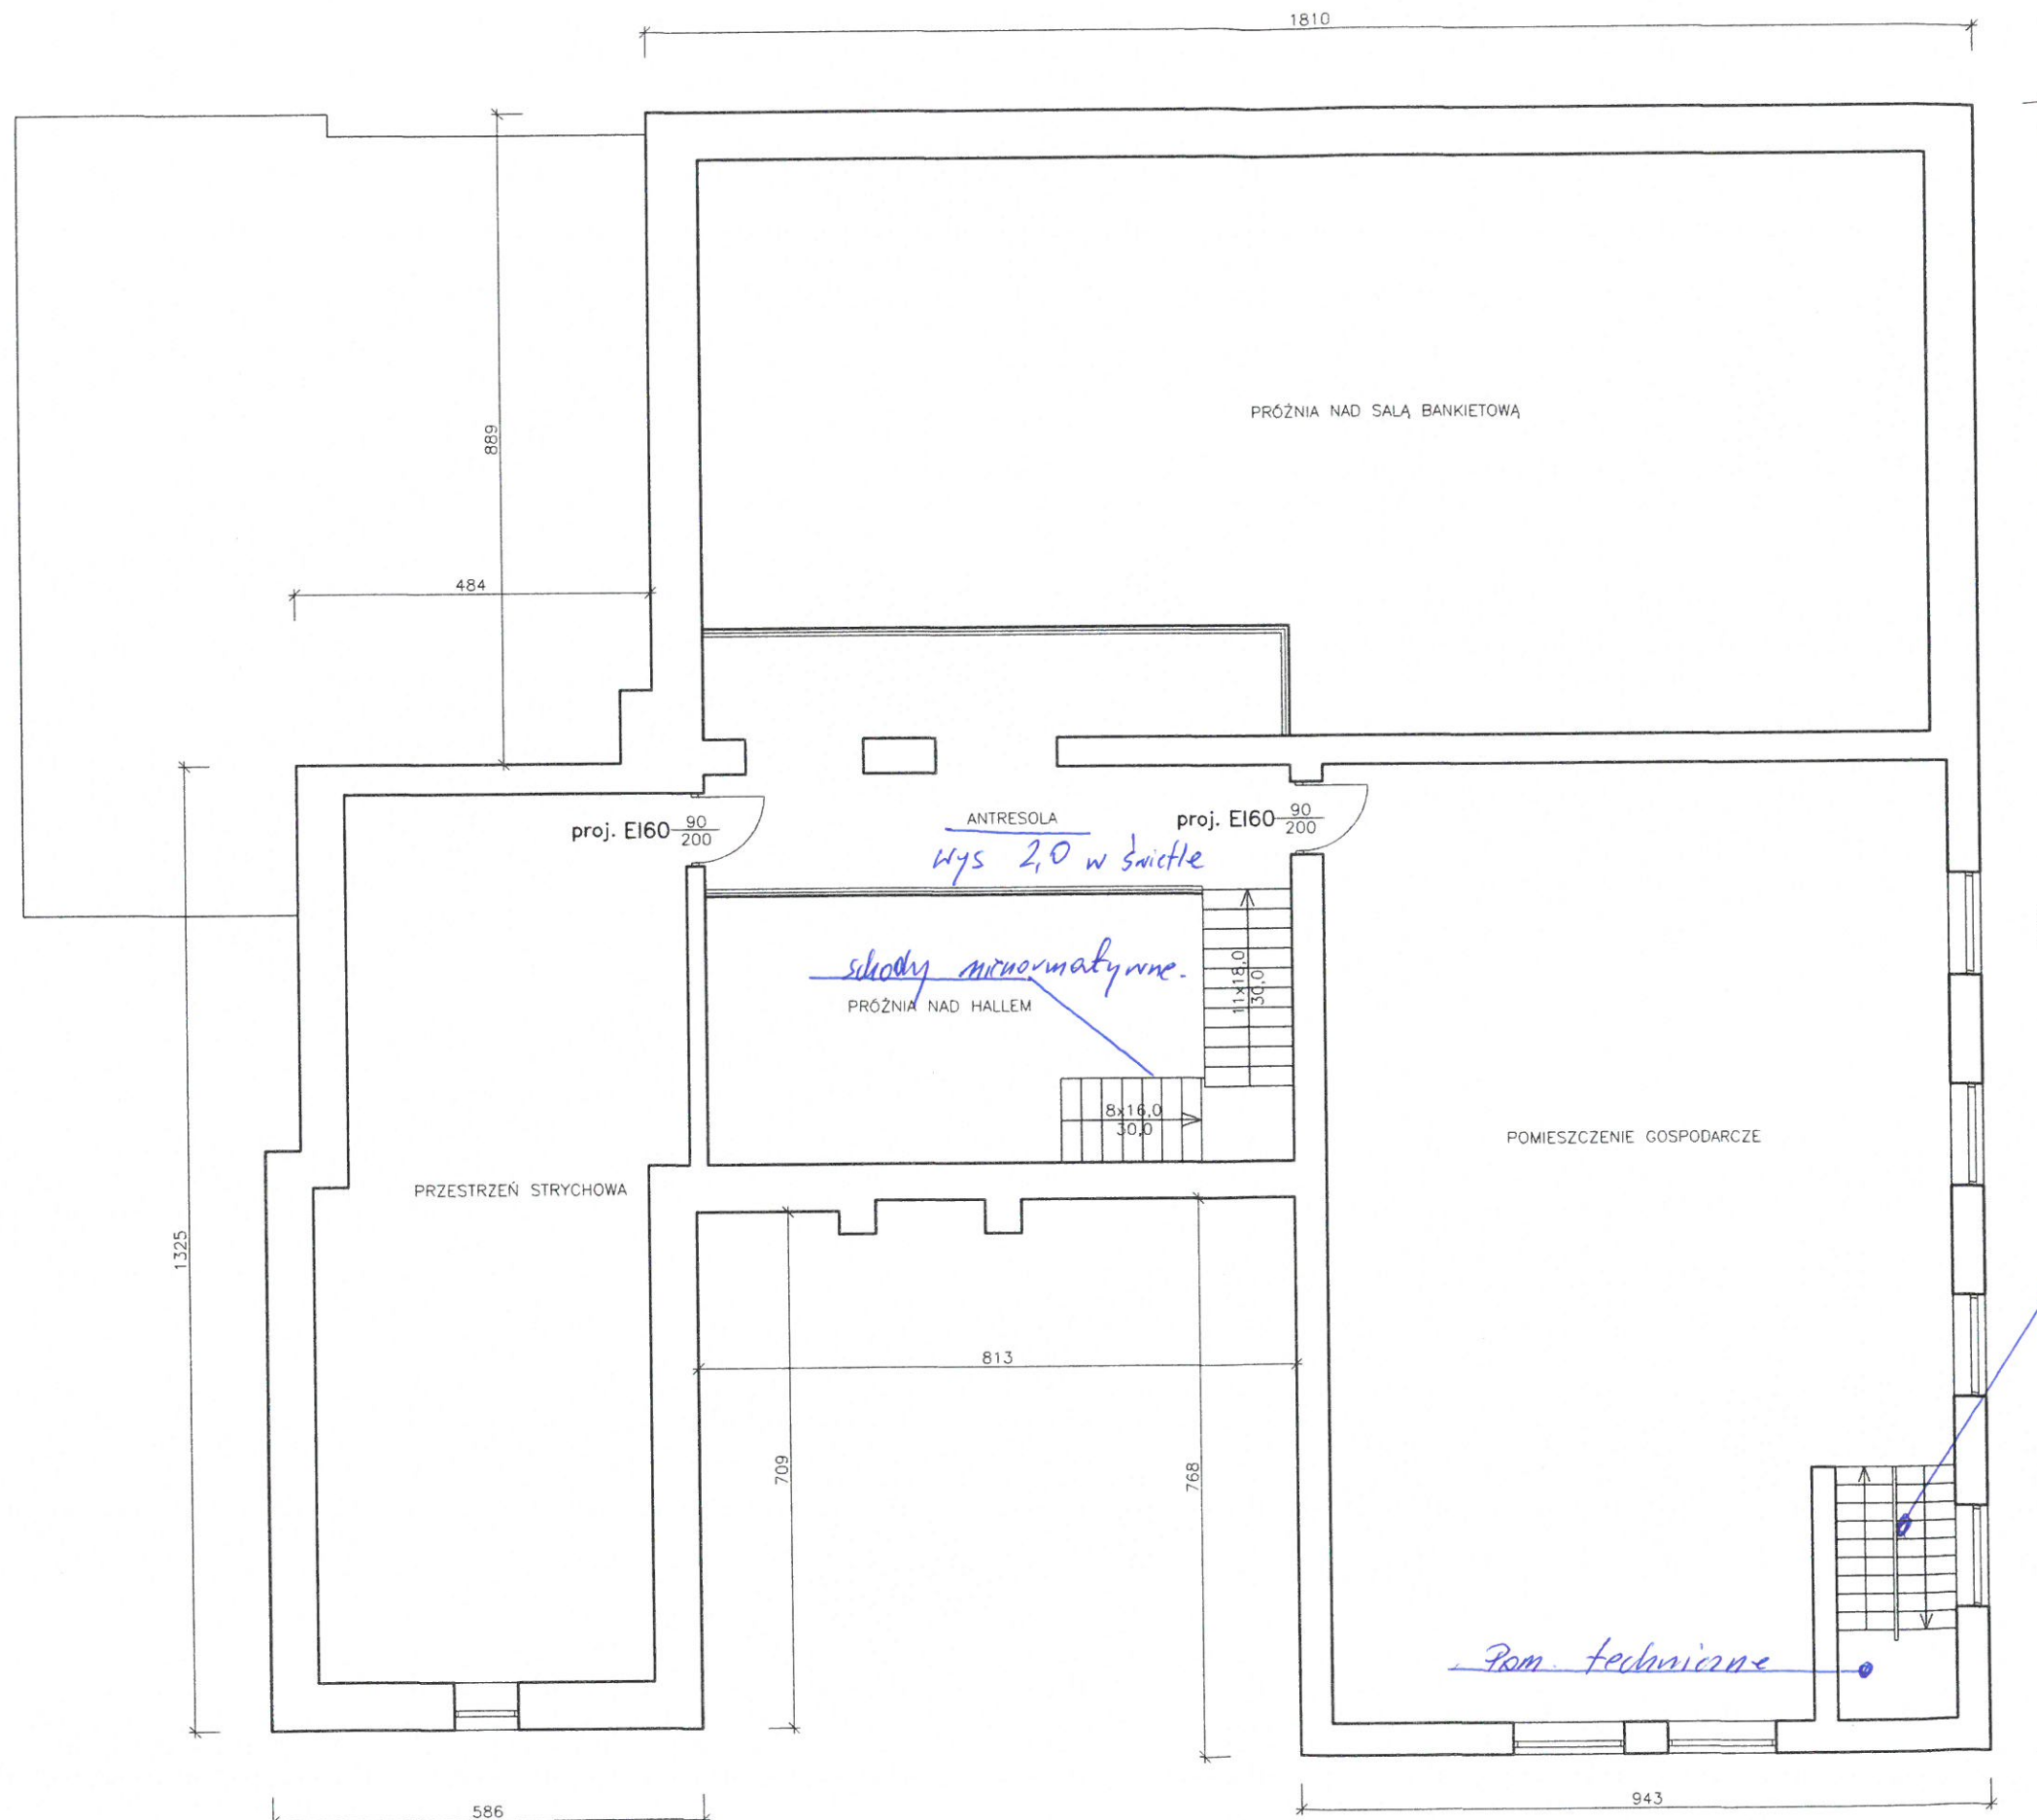


PODDASZE BUDYNKU  
NIEOBJĘTE OPRACOWANIEM

*likwidacja klatki schodowej*

*Pom. techniczne*

		PRACOWNIA PROJEKTOWA ANDRZEJ KĘPKA ul. Studziańska 9a, 37-200 Przeworsk	
obiekt: PRZEBUDOWA CZĘŚCI BUDYNKU REMIZY OSP W GRODZISKU DOLNYM			
lokalizacja: Działka nr ewid. 1788/3 obręb Grodzisko Dolne [0012] Jednostka ewidencyjna Grodzisko Dolne 180802_2			
przedmiot rys:	skala:	data:	nr rys.:
RZUT I-PIĘTRA	1:100	01-2019	A-2
zespół projektowy:		specjaln.:	nr upr.:
projektował:		konstr.-bud.:	podpis:
mgr inż. Andrzej Kępka		34/97	
opracowała:		konstr.-bud.:	
mgr inż. Paulina Węglowska			
sprawdził:		konstr.-bud.:	
mgr inż. Jerzy Mickiewicz		71/98	

# RZUT PARTERU TECHNOLOGIA SKALA 1:100

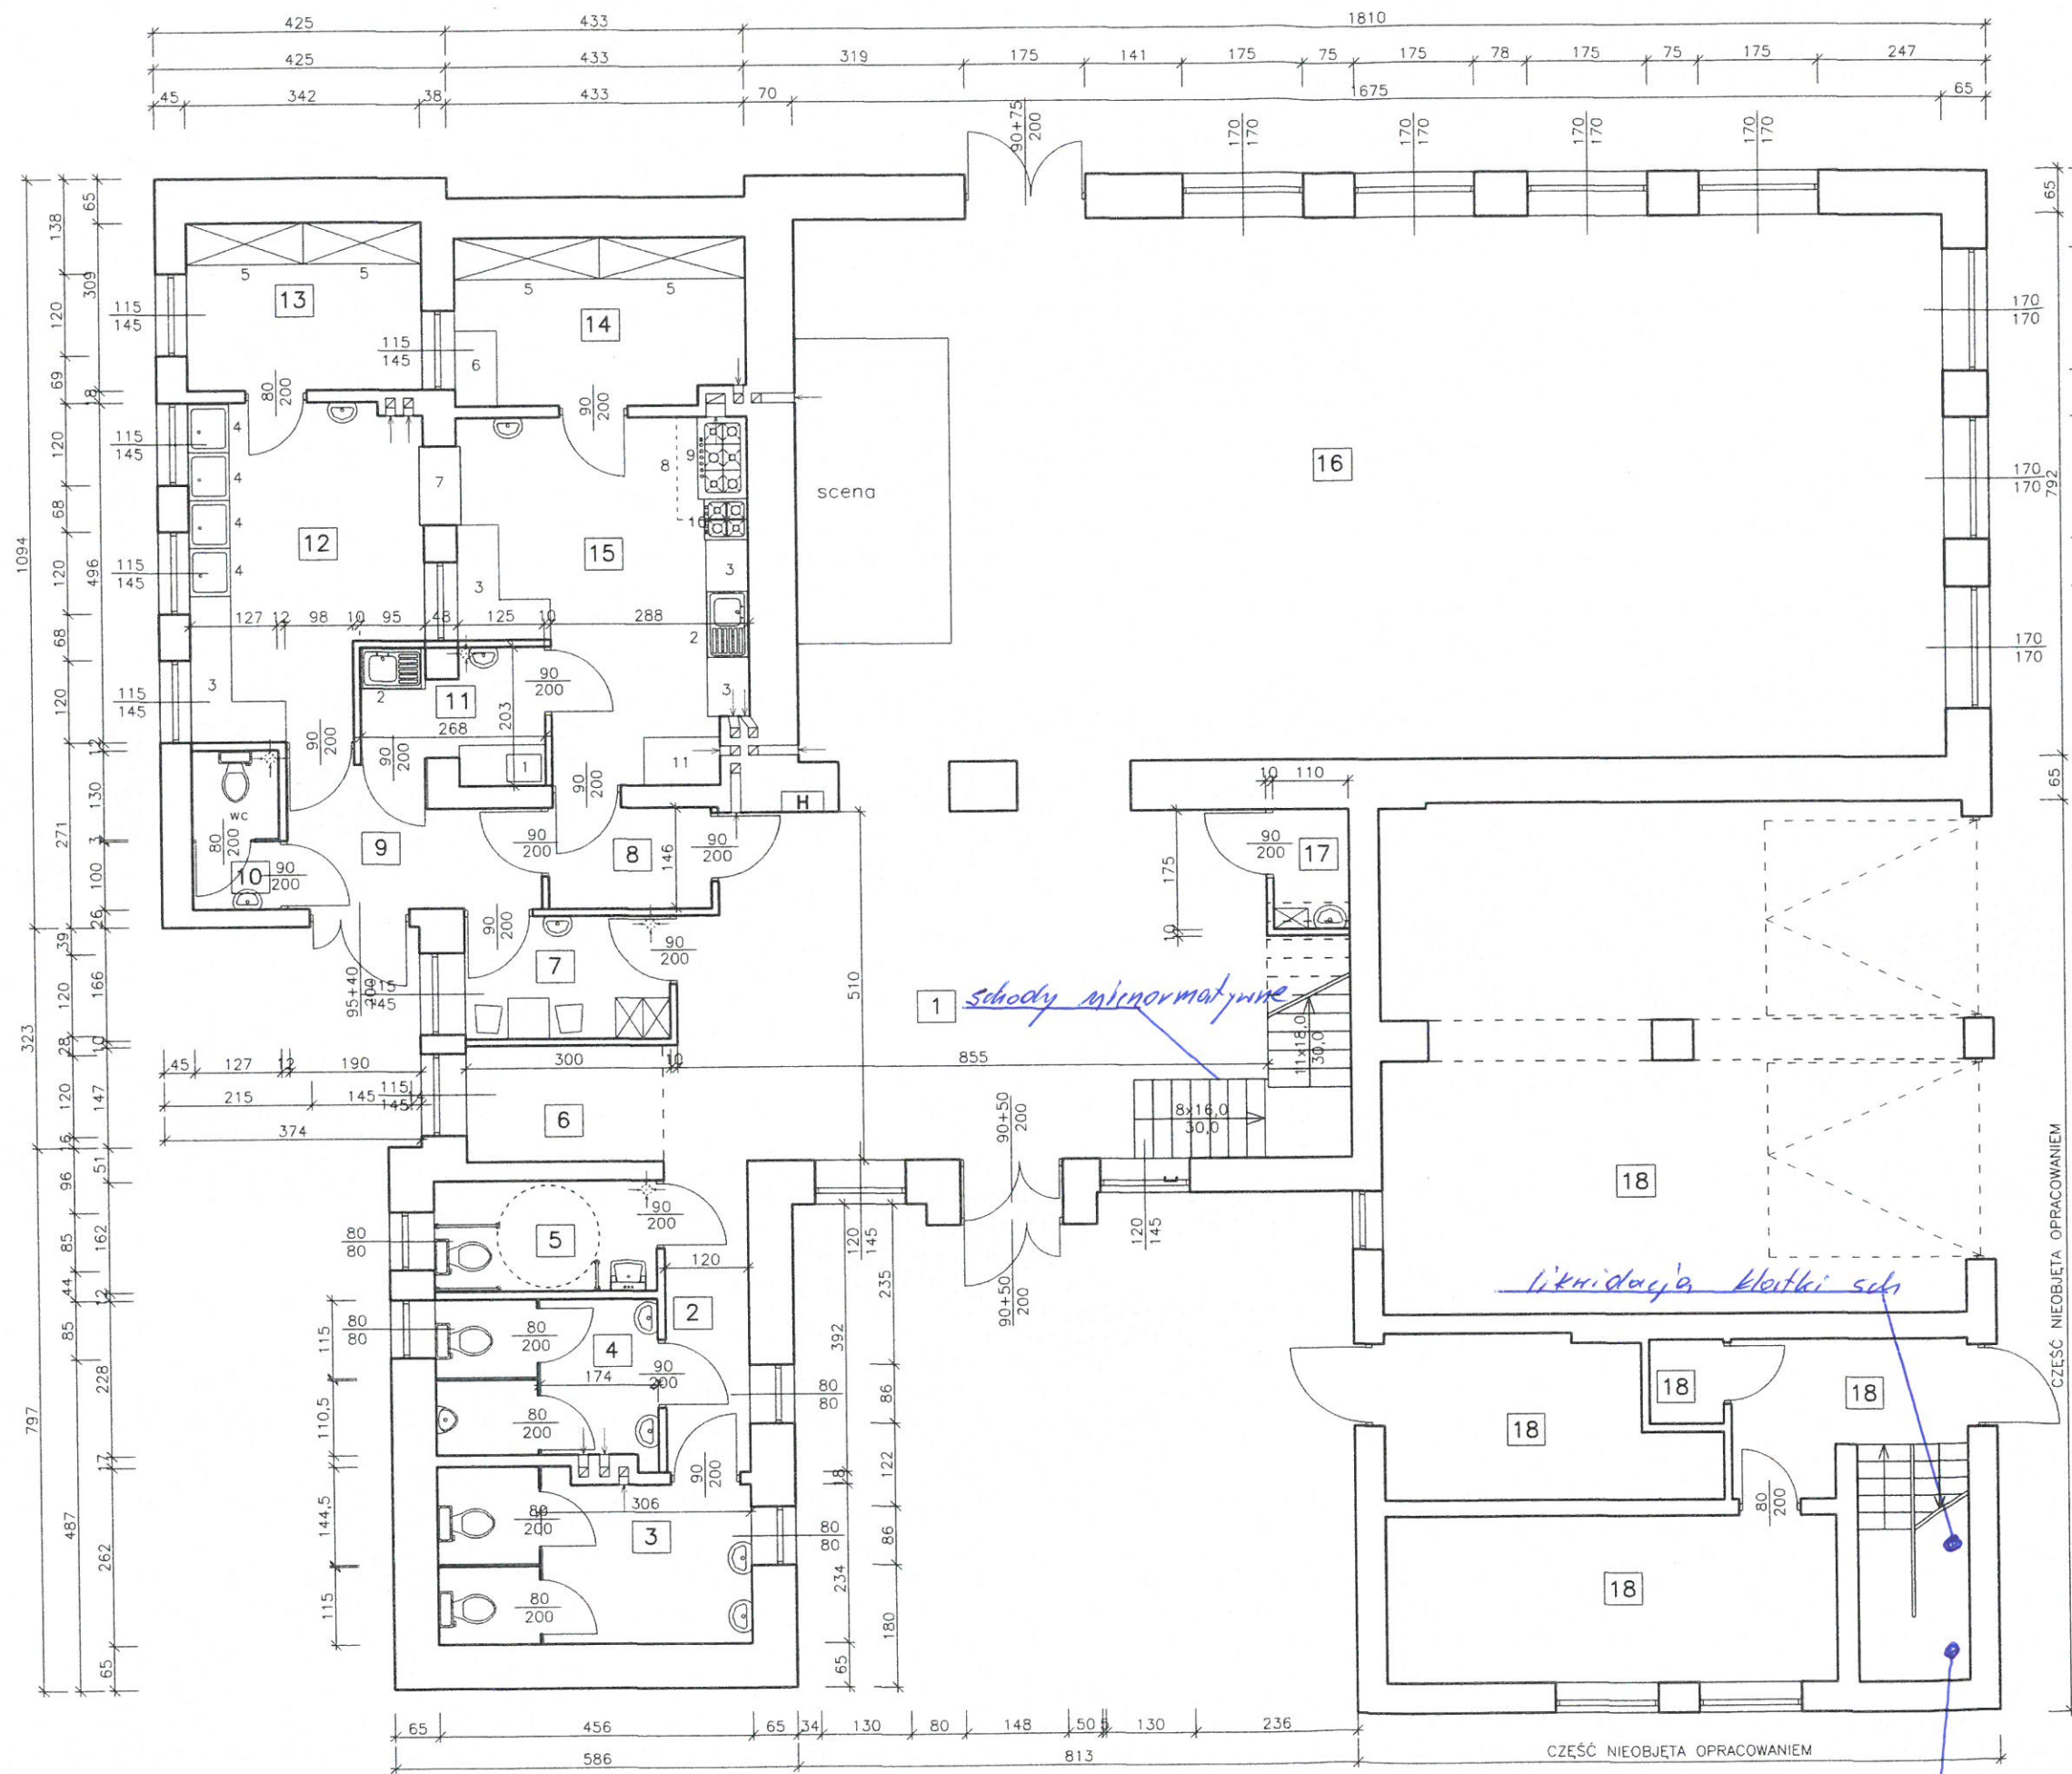

1	HALL	40,60	TERAKOTA
2	KOMUNIKACJA	5,48	TERAKOTA
3	TOALETY DAMSKIE	11,21	TERAKOTA
4	TOALETY MĘSKIE	7,47	TERAKOTA
5	TOALETA DLA OSÓB NIEPEŁNOSPRAWNYCH	5,25	TERAKOTA
6	SZATNIA DLA GOŚCI NA ODZIEŻ WIERZCHNIA	4,83	TERAKOTA
7	POKÓJ SOCJALNY	5,41	TERAKOTA
8	ROZDZIELNIA KELNERSKA	3,43	TERAKOTA
9	KOMUNIKACJA	6,93	TERAKOTA
10	TOALETA DLA PERSONELU	2,96	TERAKOTA
11	OBIERALNIA	4,62	TERAKOTA
12	ZMYWALNIA	15,29	TERAKOTA
13	MAGAZYN CZYSTY	8,34	TERAKOTA
14	MAGAZYN CZYSTY	10,36	TERAKOTA
15	KUCHNIA	19,45	TERAKOTA
16	SALA BANKIETOWA	132,66	PARKIET
17	POMIESZCZENIE PORZĄDKOWE	1,90	TERAKOTA
18	POMIESZCZENIA OSP NIEOBJĘTE ZAKRESEM OPRACOWANIA		

Wykaz urządzeń ujętych w projekcie:

- 1 - Naswietlacz do odkażania jaj
- 2 - Zlew jednokomorowy z blatem odkładczym
- 3 - Blat odkładczy nierdzewny
- 4 - Basen nierdzewny do mycia naczyń
- 5 - Regal
- 6 - Szafa chłodnicza gastronomiczna
- 7 - Szafa przelotowa
- 8 - Okap przyścienny
- 9 - Kuchenka 6-palnikowa
- 10 - Kuchenka 4-palnikowa
- 11 - Piec elektryczny

PRACOWNIA PROJEKTOWA ANDRZEJ KĘPKA ul. Studzińska 9a, 37-200 Przeworsk			
obiekt: PRZEBUDOWA CZĘŚCI BUDYNKU REMIZY OSP W GRODZISKU DOLNYM			
lokalizacja: Działka nr ewid. 1788/3 obręb Grodzisko Dolne [0012] Jednostka ewidencyjna Grodzisko Dolne 180802_2			
przedmiot rys.:	RZUT PARTERU TECHNOLOGIA	skala:	1:100
data:	01-2019	nr rys.:	T-1
zespół projektowy:	projektował:	specjaln.:	nr upr.:
mgr inż. Andrzej Kępka	mgr inż. Andrzej Kępka	architekt:	A-94/00
opracował:	mgr inż. Paulina Węglowska	konstr.-bud.:	

CZĘŚĆ NIEOBJĘTA OPRACOWANIEM

*poniższe pom  
m 18*